


日期	2018年11月28日
版本	A
设计阶段	施工图
图号	13
图别	暖通
工程编号	13R212-02
图名	一层平面图
工程名称	名称
建设单位	
设计	
校对	
审核	
审定	
专业负责人	
方案设计	
暖通	
电气	
给排水	
暖通	
结构	
建筑	
专业	
注册建筑师	
注册证书编号(单证)	A13700237
设计合作单位/DESIGN COOPERATOR	
地址: 100000	
电话: 010-6391010	
传真: 010-6391010	
邮编: 100000	
山东鲁南设计研究院	
山东省济南市经二路4号 250001	
Shandong Provincial Architectural Design Institute	
山东鲁南设计研究院	
本层暖通工程由暖通工程组设计, 本层暖通工程由暖通工程组设计, 本层暖通工程由暖通工程组设计	
注: 暖通工程由暖通工程组设计, 本层暖通工程由暖通工程组设计, 本层暖通工程由暖通工程组设计	

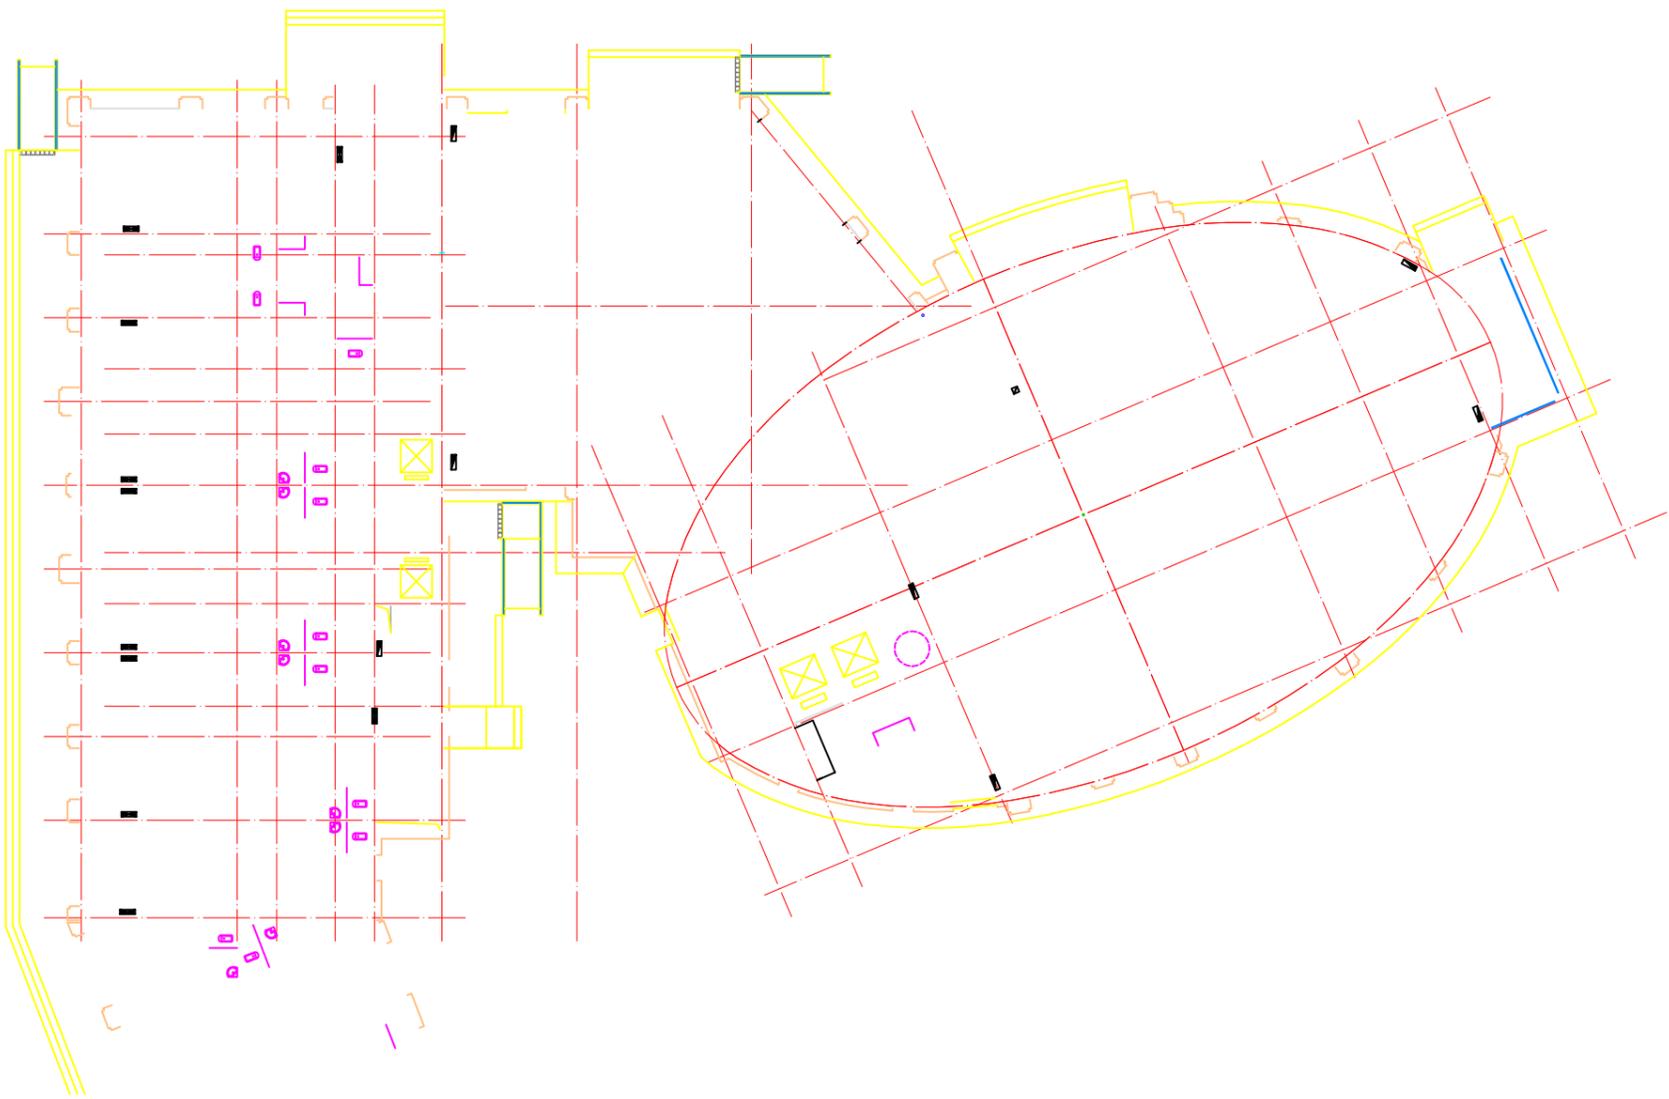

注: 暖通工程由暖通工程组设计, 本层暖通工程由暖通工程组设计, 本层暖通工程由暖通工程组设计